

县二高家属院改造桥梁平面图 1:200


设计说明

- 设计依据
 - 国家、省市地区现行有关工程与建筑设计规范、规定及标准。
 - 建设单位提供的项目相关资料及勘察成果。
- 本工程位于县二高家属院, 在原有基础上进行改造, 在原有基础上进行加固补强, 并对原有建筑进行加固补强, 并对原有建筑进行加固补强, 并对原有建筑进行加固补强。
- 本工程之设计依据及设计标准, 在原有基础上进行加固补强, 并对原有建筑进行加固补强, 并对原有建筑进行加固补强。

图例
 ● 射灯: LED RGBW, 安装在墙上, 距地 4 米
 ▲ 枪式彩色摄像机


电施-3	县二高家属院改造桥梁平面图
电施-2	县二高家属院改造路灯平面图
电施-1	县二高家属院改造配电箱平面图
图例符号	图例名称

设计人	陈松
审核人	陈松
项目负责人	陈松
设计日期	2023.08
图号	电施-3
比例	1:200
张数	1/1
日期	2023.08

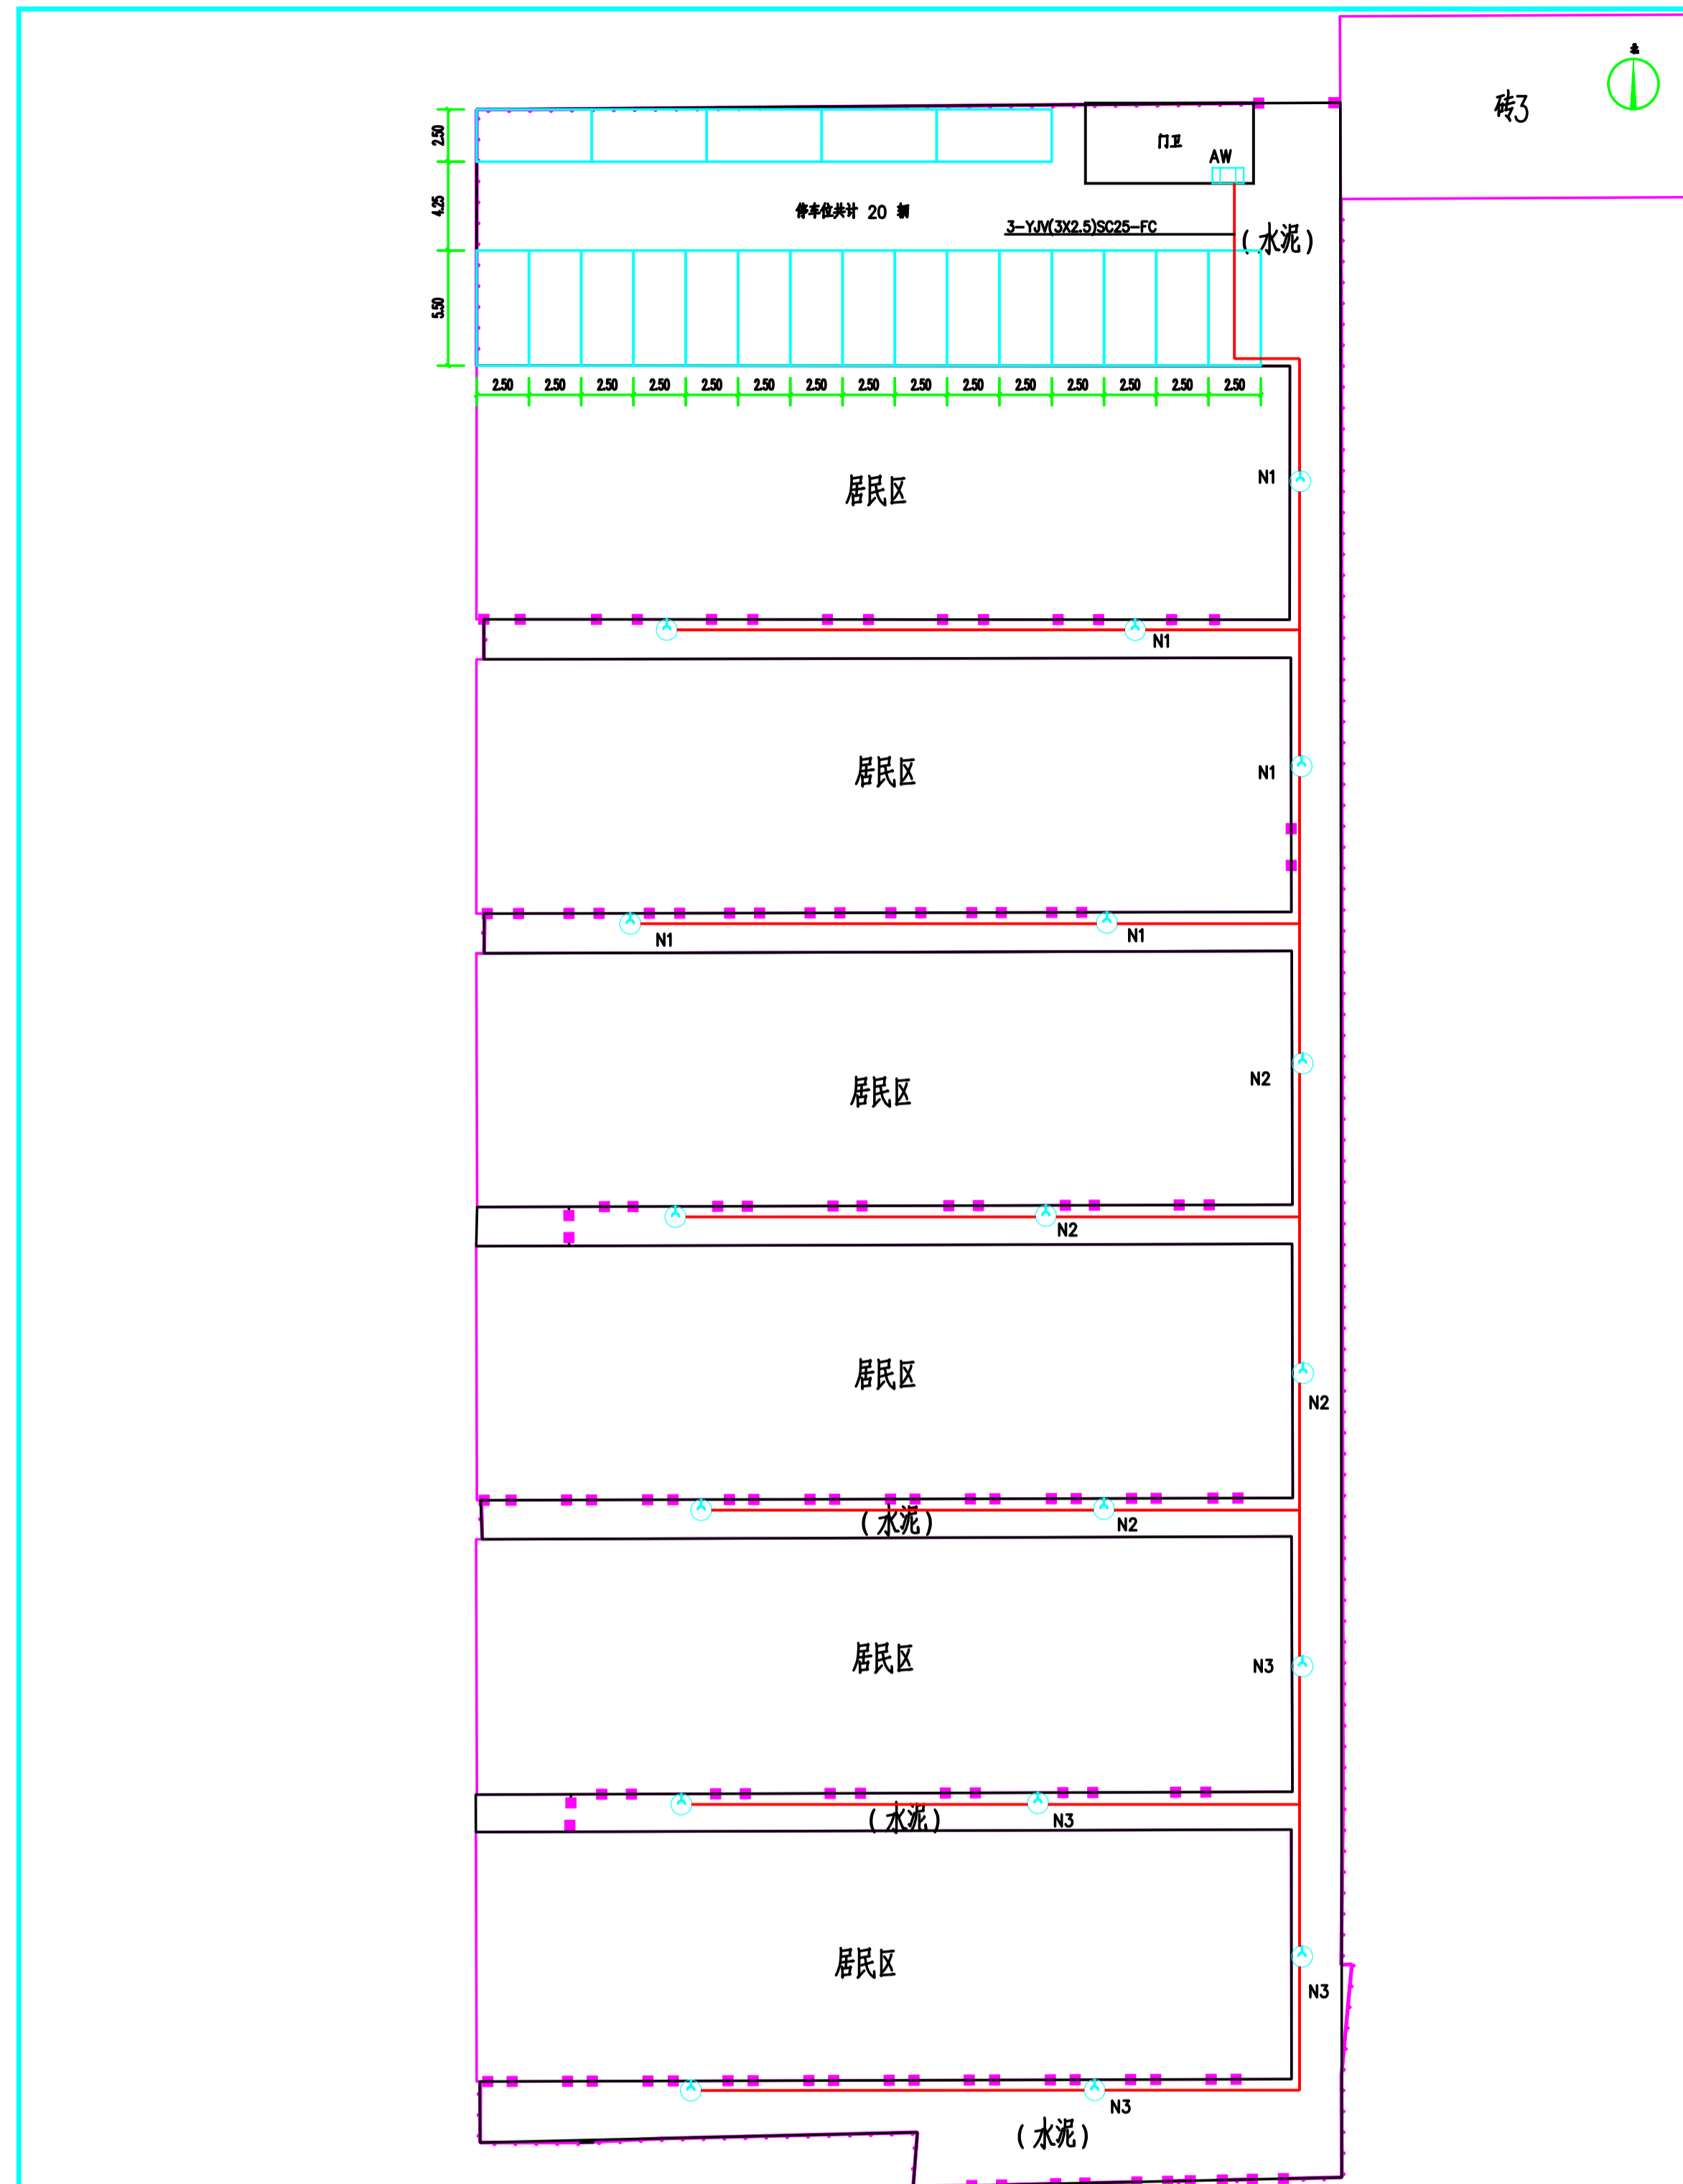

县二高家属院改造路灯平面图 1:200
 路灯控制箱系统图见门卫电气平面图

设计人	陈松
审核人	陈松
项目负责人	陈松
设计日期	2023.08
图号	电施-2
比例	1:200
张数	1/1
日期	2023.08

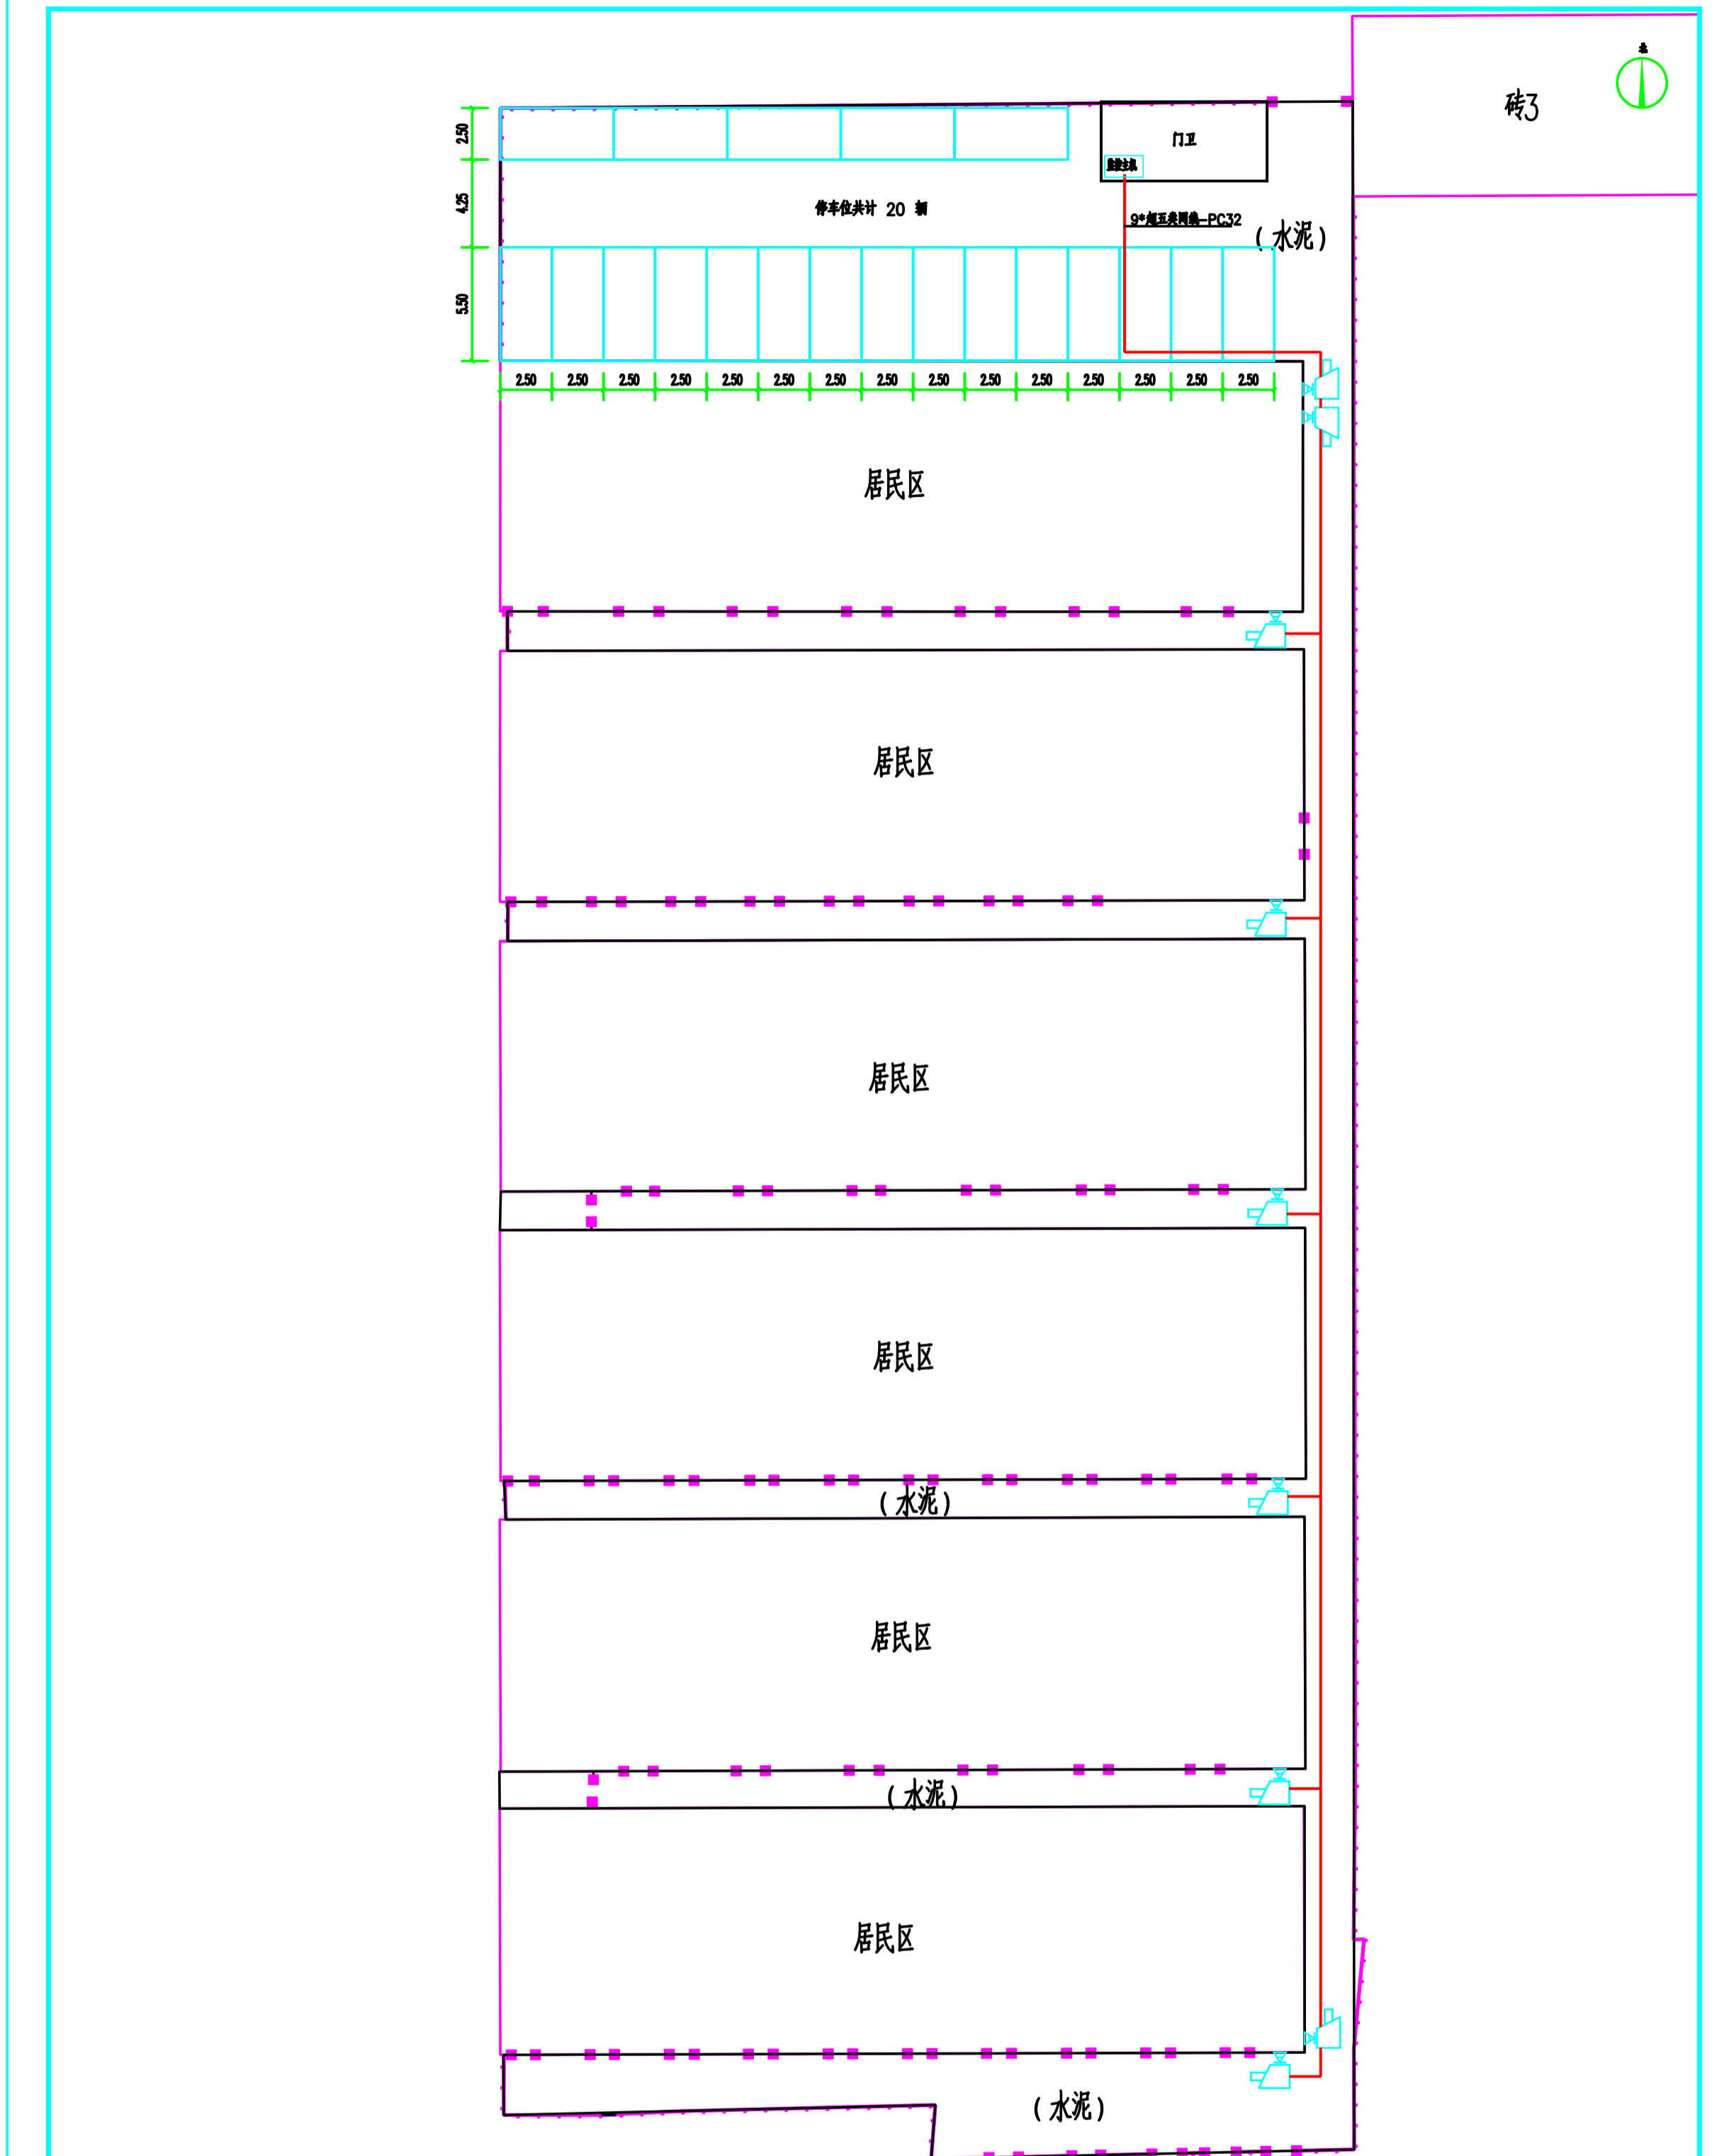

县二高家属院改造监控平面图 1:200

设计人	陈松
审核人	陈松
项目负责人	陈松
设计日期	2023.08
图号	电施-1
比例	1:200
张数	1/1
日期	2023.08